



RZUT PARTERU - bud B

WYKAZ POMIESZCZEŃ - budynek B			
NR	NAZWA POMIESZCZENIA	POWIERZCHNIA UŻYTKOWA [ m² ]	POSADZKA
1/1	GARAŻ	99,30	PRZEMYSŁOWA CHEMOODPORNĄ
RAZEM: 99,30			

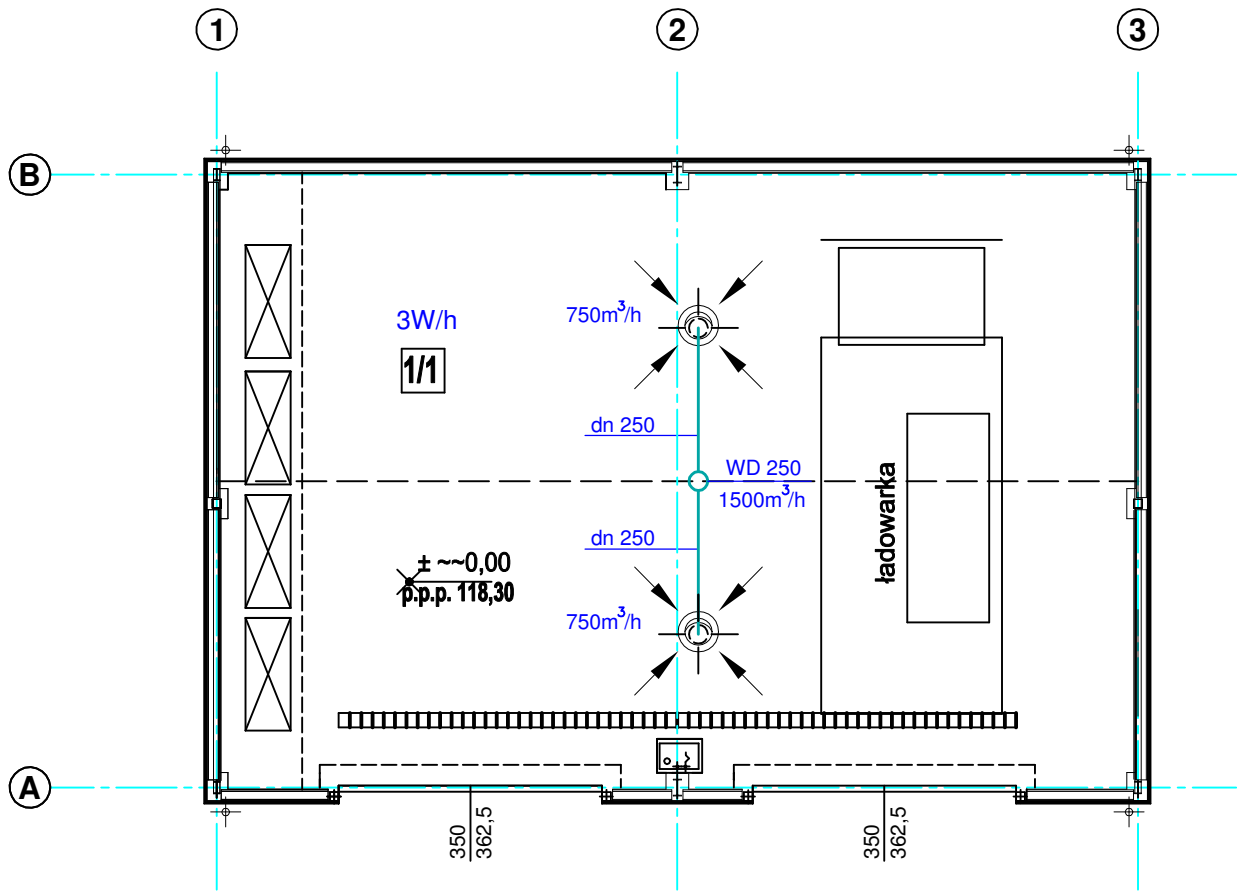

UWAGI

- 1. Wentylacja mechaniczna sterowana czujnikiem stężenia spalin oraz przełącznikiem ręcznym.
- 2. Wentylator dachowy na podstawie tłumiącej o wydajności 1500 m³/h
- 3. Kraty wyciągowe zabezpieczone przez tace odciekowe

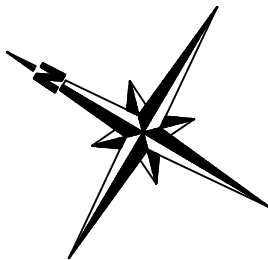

WDI OBSŁUGA INWESTYCJI SPÓŁKA Z O.O. Z SIEDZIBĄ W OSTROŁĘCE ul. Prosta 7, 07-410 Ostrołęka		Branża		Sanitarna		NR. RYS. <b>6</b>
		Faza		P.W. Skala 1:100		
		Data		maj 2017		
Inwestor		GMINA PISZ, ul. Gizewiusza 5, 12-200 Pisz				
Adres bud.		Pisz, ul. Tęczowa, dz. nr ewid. 1149/32, 1149/38, 1149/39 jedn. Ewidencyjna: 281603_4 PISZ – miasto obręb: 0001 PISZ				
Nazwa opracowania		PROJEKT WYKONAWCZY BUDOWY PUNKTU SELEKTYWNEGO ZBIERANIA ODPADÓW KOMUNALNYCH W GMINIE PISZ				
Nazwa rysunku		RZUT PARTERU - bud B				
Projektant		inż. Maciej Białobrzewski Nr upr.bud. MAZ/ 0222/PWOS/07 specjalność: inst. sanitarne				